



1 Plano Arquitectonico
1 : 100

 COMISION DE VIVIENDA DEL ESTADO DE SONORA	Unidad Basica de Vivienda de 44.70 m2	Planta Arquitectonica	
		Número de proyecto 01	P-01
Fecha Feb 2021			
Dibujado por NMR			
Comprobado por JBM	Escala 1 : 100		

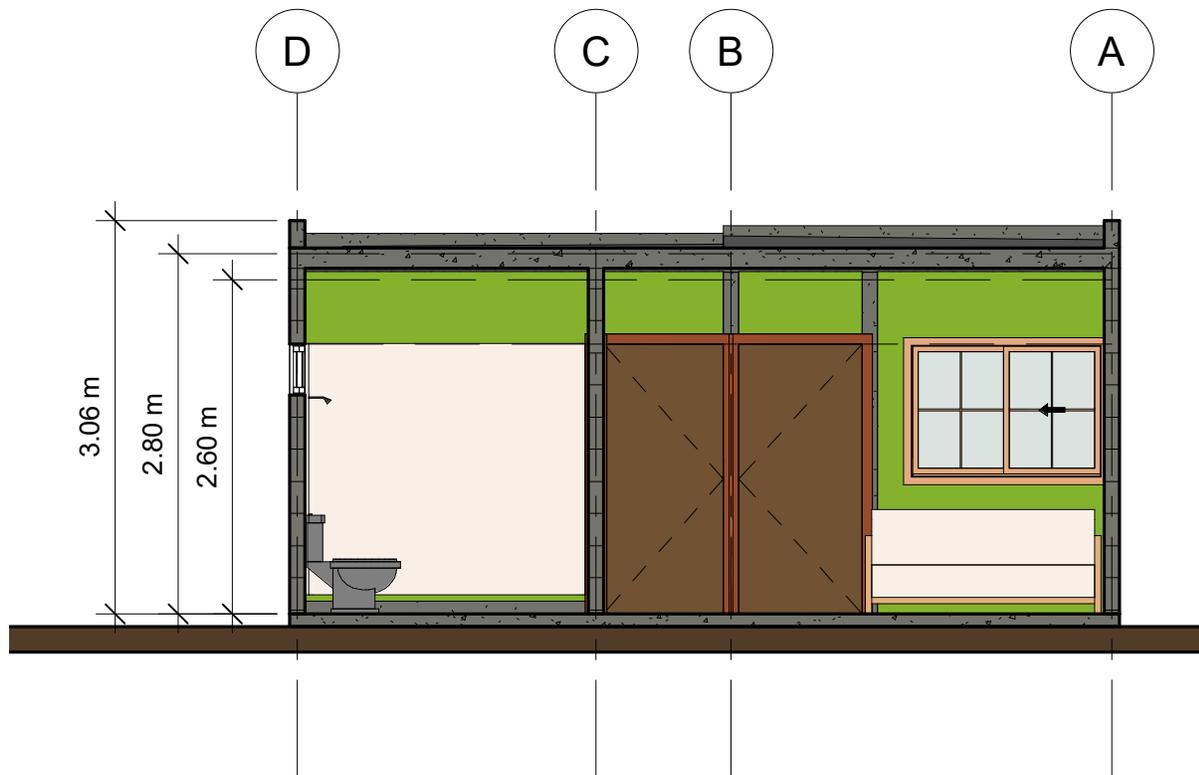


1 **Corte C-1**
1 : 50

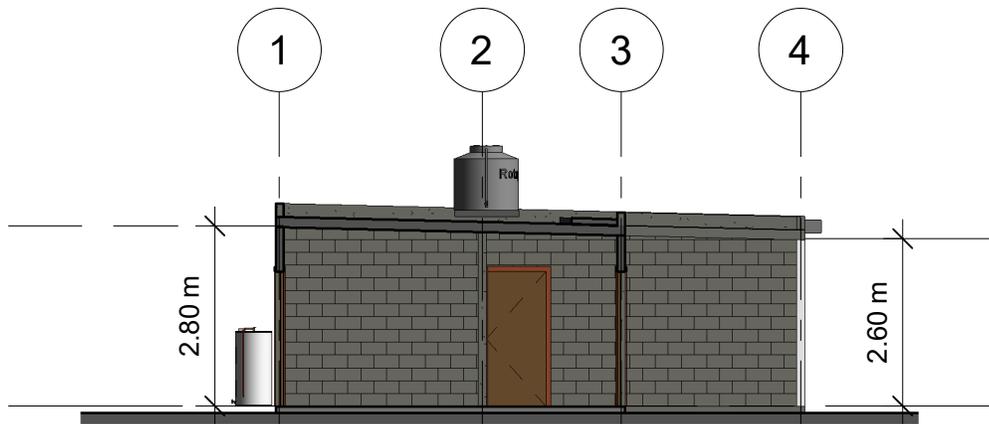


2 **Corte C-2**
1 : 100

 COMISION DE VIVIENDA DEL ESTADO DE SONORA	Unidad Basica de Vivienda de 44.70 m2	Cortes	
		Número de proyecto 01	P-02
Fecha Feb 2021	Escala As indicated		
Dibujado por NMR			
Comprobado por JBM			

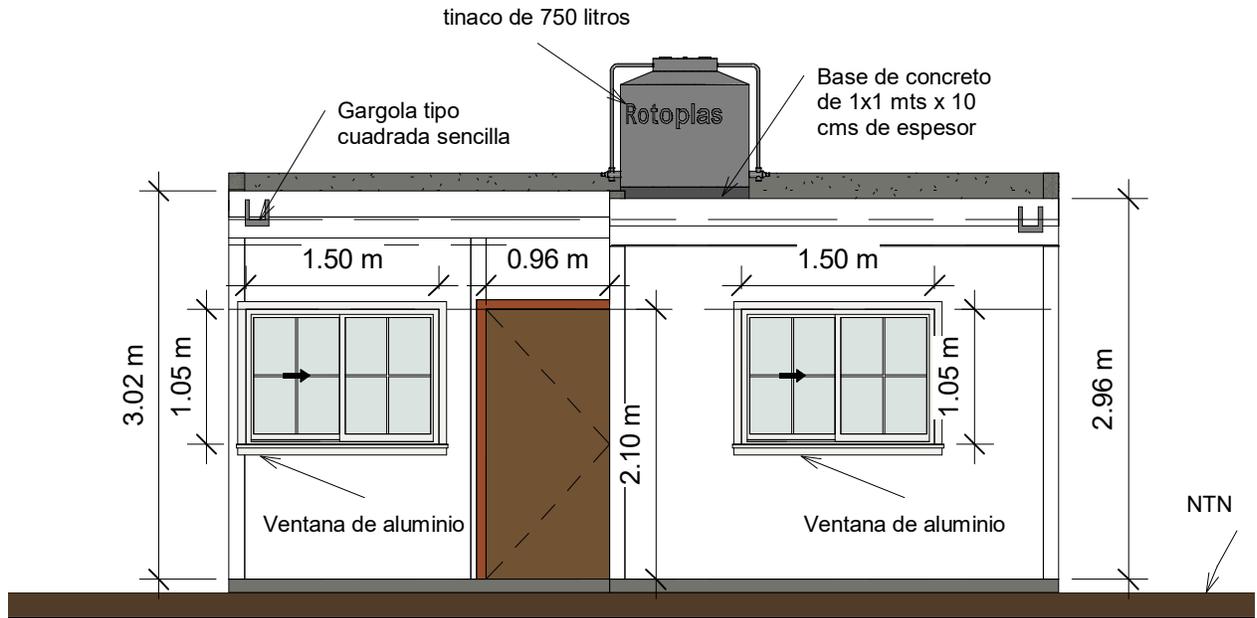


1 Fachada Principal
1 : 50

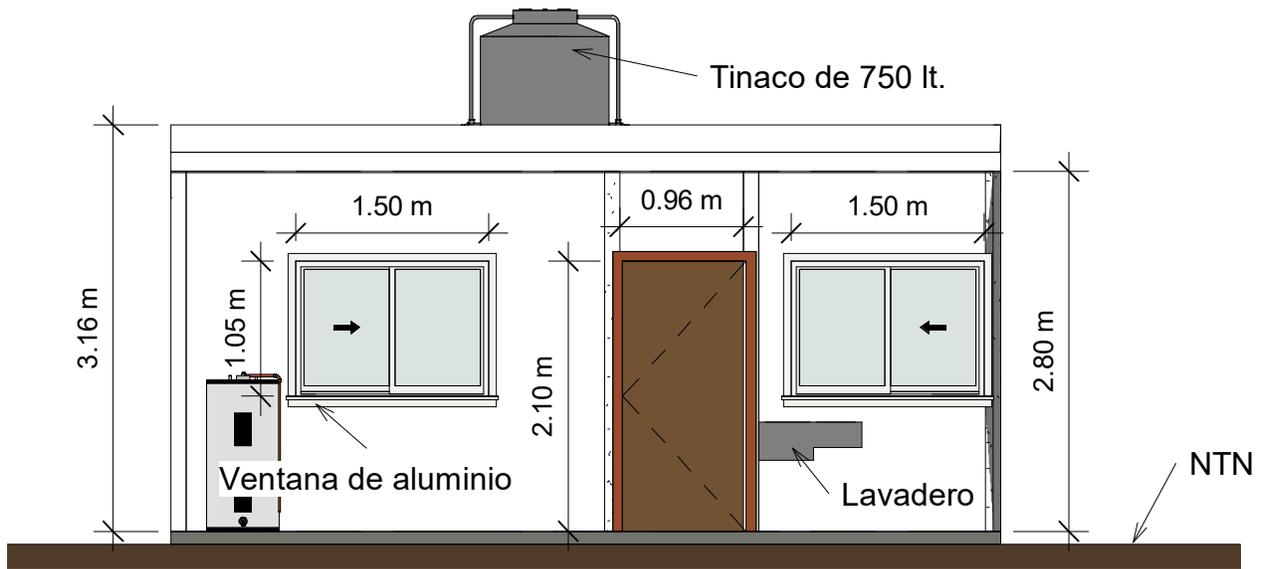



2 Fachada Posterior
1 : 50

 COMISION DE VIVIENDA DEL ESTADO DE SONORA	Unidad Basica de Vivienda de 44.70 m ²	Fachadas	
		Número de proyecto 01 Fecha Feb 2021 Dibujado por Author Comprobado por Checker	P-03 Escala 1 : 50

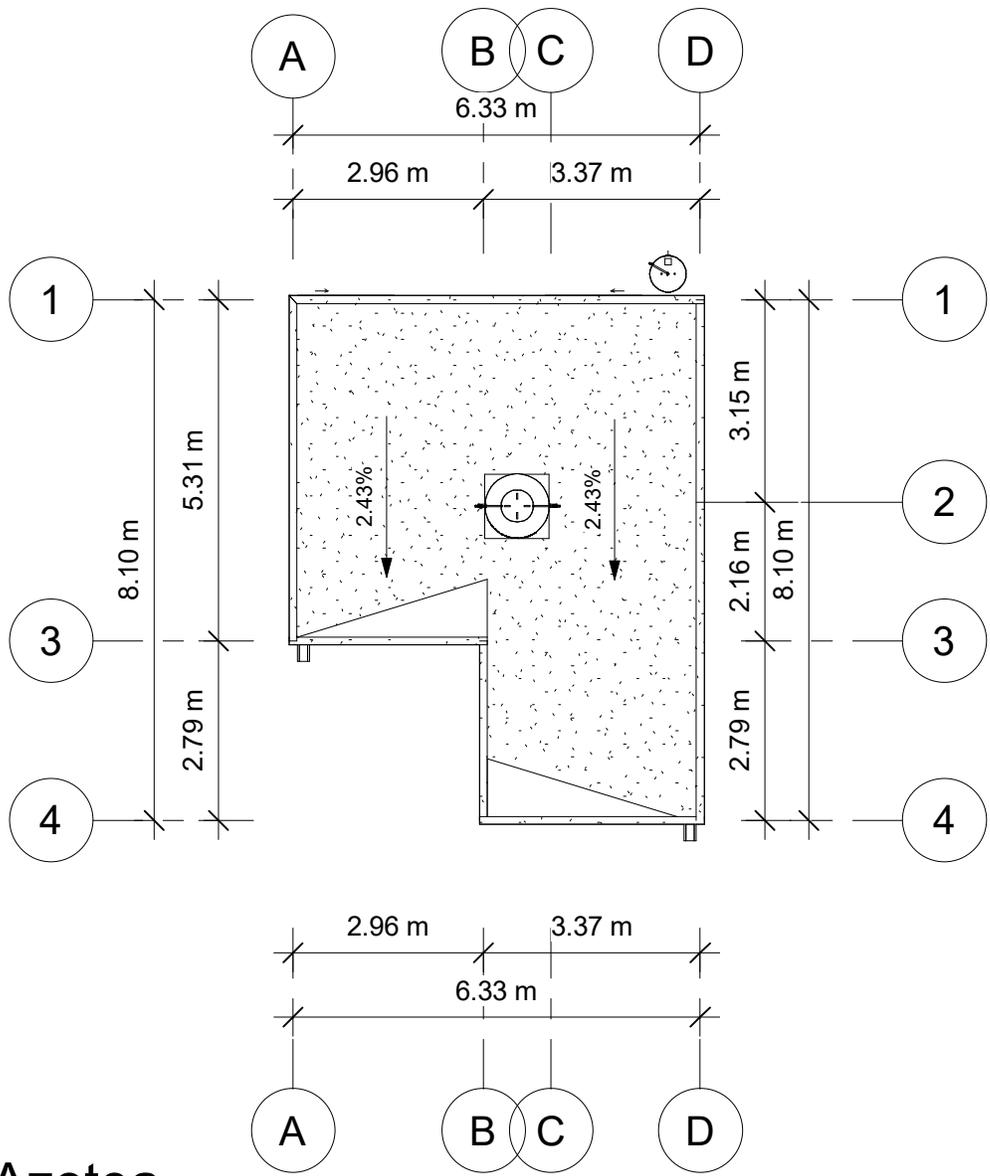


1 Azotea
1 : 100

 COMISION DE VIVIENDA DEL ESTADO DE SONORA	Unidad Basica de Vivienda de 44.70 m2	Azotea	
		Número de proyecto	01
		Fecha	Feb 2021
		Dibujado por	NMR
		Comprobado por	JBM
		Escala	1 : 100

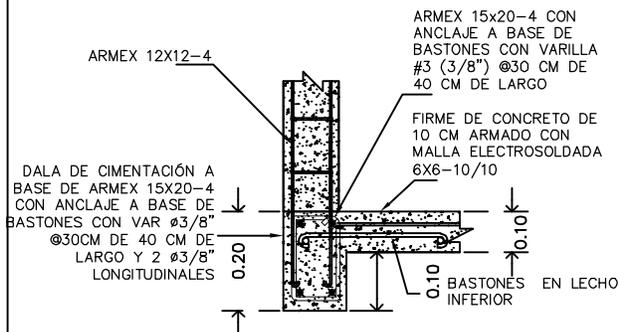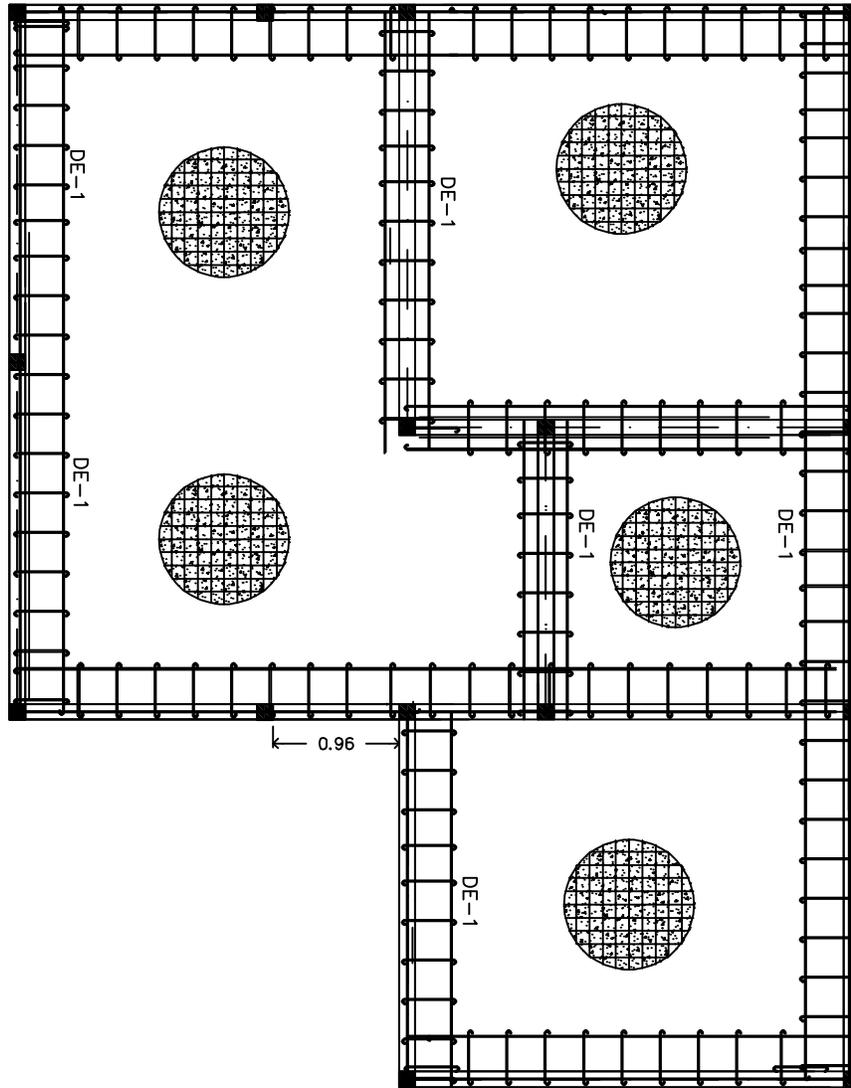

DET. DENTELLON Y CASTILLOS

SIN ESCALA

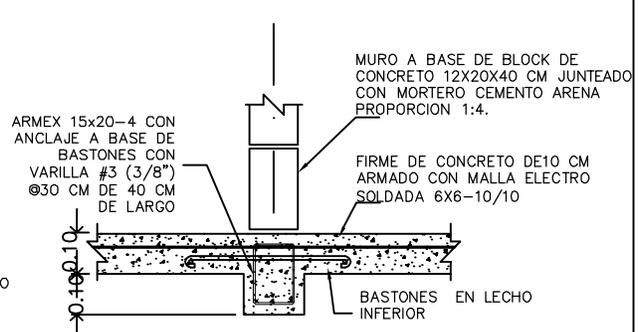

DET. DENTELLON INTERMEDIO

SIN ESCALA



COVES

UNIDAD BASICA DE
VIVIENDA DE 44.70 M2

COMISION DE VIVIENDA DEL ESTADO
DE SONORA

CIMENTACION

Num. Proyecto 01


Fecha Febrero 21

Dibujado por NMR

Revisado por JBM

P-05

ESCALA 1:50

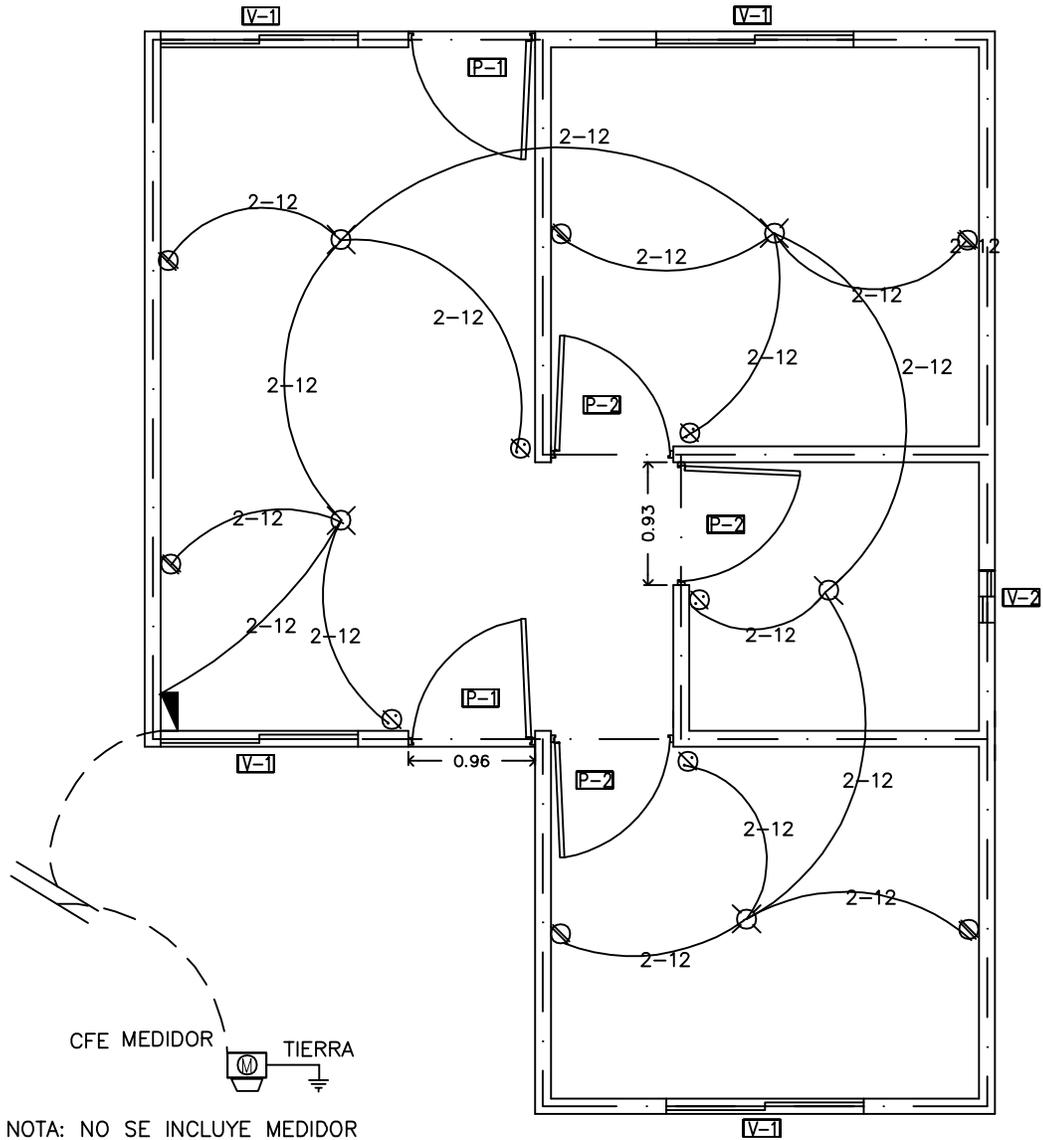

NOTA: NO SE INCLUYE MEDIDOR

SIMBOLOGIA ELECTRICA

- ⊗ SALIDA A CENTRO CON ROSETA
- ⊙ APAGADOR SENCILLO
H = 1.25M PARTE SUPERIOR
- ⊘ APAGADOR DOBLE
H = 1.25M PARTE SUPERIOR
- ⊚ CONTACTO DOBLE
H = 0.40M , h=1.25M (SEGÚN ÁREA)
- ▣ CENTRO DE CARGA
H = 1.50M
- POLIDUCTO 1/2" POR LOSA DE CIMEN-
TACION O MURO
- POLIDUCTO 1/2" POR LOSA DE AZOTEA
O MURO

Observaciones:
TODO EL CABLEADO SERA THW CAL 12

ACCESORIO	A COMÚN	BAÑO	RECAMARA 1	RECAMARA 2	EXTERIOR	TOTAL
CENTRO DE CARGA	1					1
CONTACTO DOBLE	2		2	2		6
APAGADOR SENCILLO C/TAPA	2	1	1	1		5
APAGADOR DOBLE C/TAPA						
ROSETA Y FOCO	2	1	1	1		5
CAJA CHALUPA 2 X 4	4	1	3	3		11
CAJA 4 X 4 PARA ROSETA	2	1	1	1		5



COVES

UNIDAD BASICA DE
VIVIENDA DE 44.70 M2

PLANO ELECTRICO

Num. Proyecto 01

Fecha Febrero 21


Dibujado por NMR

Revisado por JBM

P-06

ESCALA 1:50

COMISION DE VIVIENDA DEL ESTADO
DE SONORA

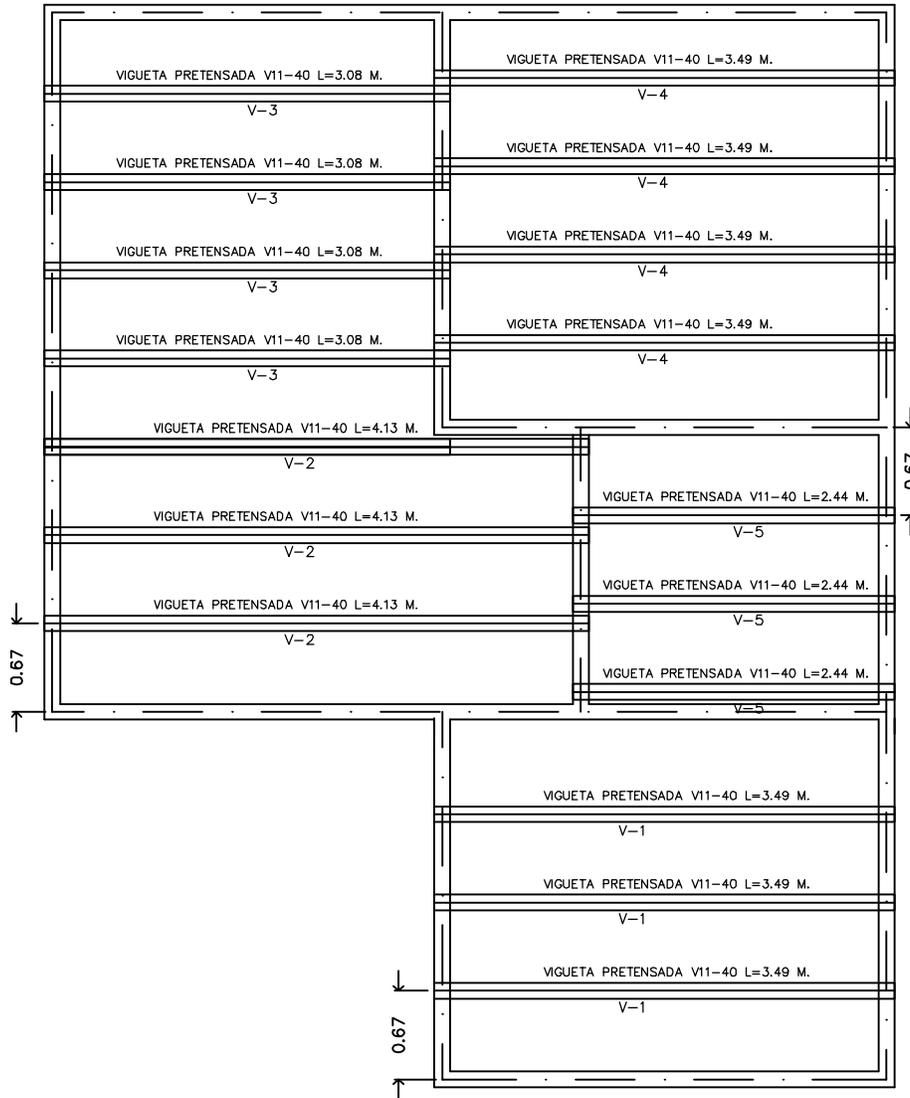

LOSA DE AZOTEA

Escala 1:50

TABLA DE VIGUETAS

TIPO DE VIGUETA	CANTIDAD	No DE VARILLAS DE REFUERZO	ARMADO DE VIGUETA ESTANDAR	ESPESOR DE POLIESTIRENO	PERALTE DE LOSA EN cm.	LONGITUD DE VIGUETA L m.
V-1	3	NINGUNO	SEGUN FABRICANTE	11.0 cm.	16.0	3.49
V-2	3	NINGUNO	SEGUN FABRICANTE	11.0 cm.	16.0	4.13
V-3	4	NINGUNO	SEGUN FABRICANTE	11.0 cm.	16.0	3.08
V-4	4	NINGUNO	SEGUN FABRICANTE	11.0 cm.	16.0	3.49
V-5	3	NINGUNO	SEGUN FABRICANTE	11.0 cm.	16.0	2.44



COVES

COMISION DE VIVIENDA DEL ESTADO DE SONORA

UNIDAD BASICA DE VIVIENDA DE 44.70 M2

PLANO ESTRUCTURAL

Num. Proyecto 01


Fecha Febrero 21

Dibujado por NMR

Revisado por JBM

P-07

ESCALA 1:50

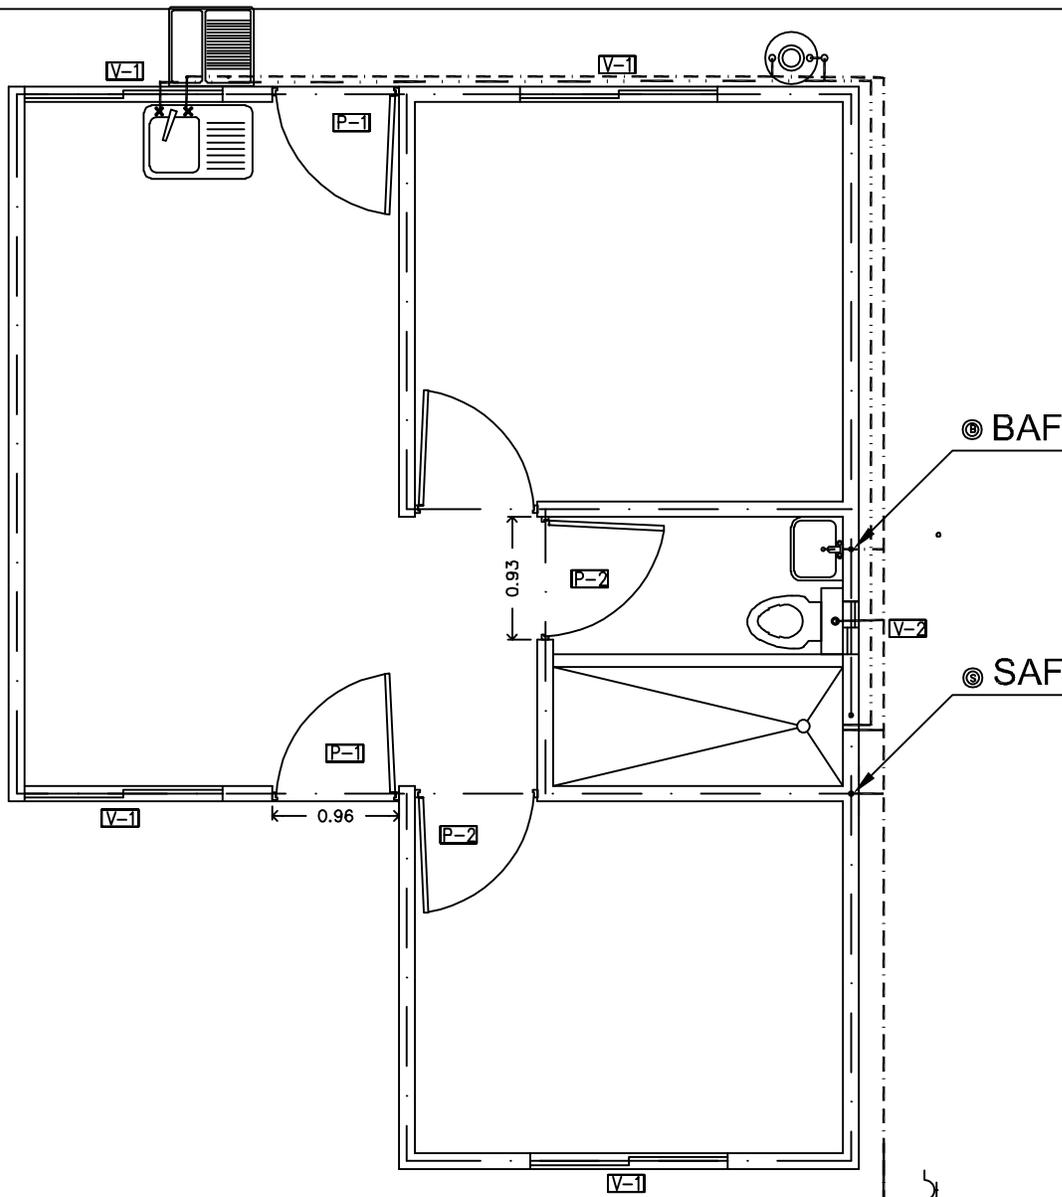

INST. HIDRÁULICA

Escala 1:50



NOTA: NO SE INCLUYE

VIENE DE LA
RED MUNICIPAL

SIMBOLOGIA DE TUBERÍA

	LLAVE DE PASO		BAJADA DE TUBERIA
	CODO 90°		SUBIDA DE TUBERIA
	T 90°		Linea de Agua fría, por el lado externo de los muros.
	REDUCCION DE TUBOS		Linea de Agua Cal. por el lado externo de los muros.
	MEDIDOR		Linea de drenaje: PVC 2" por muro y suelo.
	VALVULA CHECK		Linea de drenaje: PVC 4" por piso
	LLAVE DE JARDIN		



COVES

UNIDAD BASICA DE
VIVIENDA DE 44.70 M2

COMISION DE VIVIENDA DEL ESTADO
DE SONORA

PLANO HIDRAULICO

Num. Proyecto 01



Fecha Febrero 21

Dibujado por NMR

Revisado por JBM


P-08

ESCALA 1:50

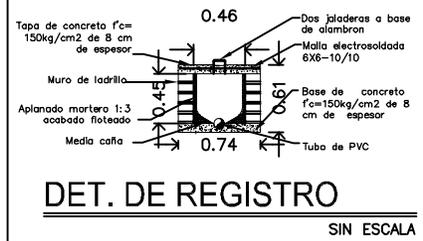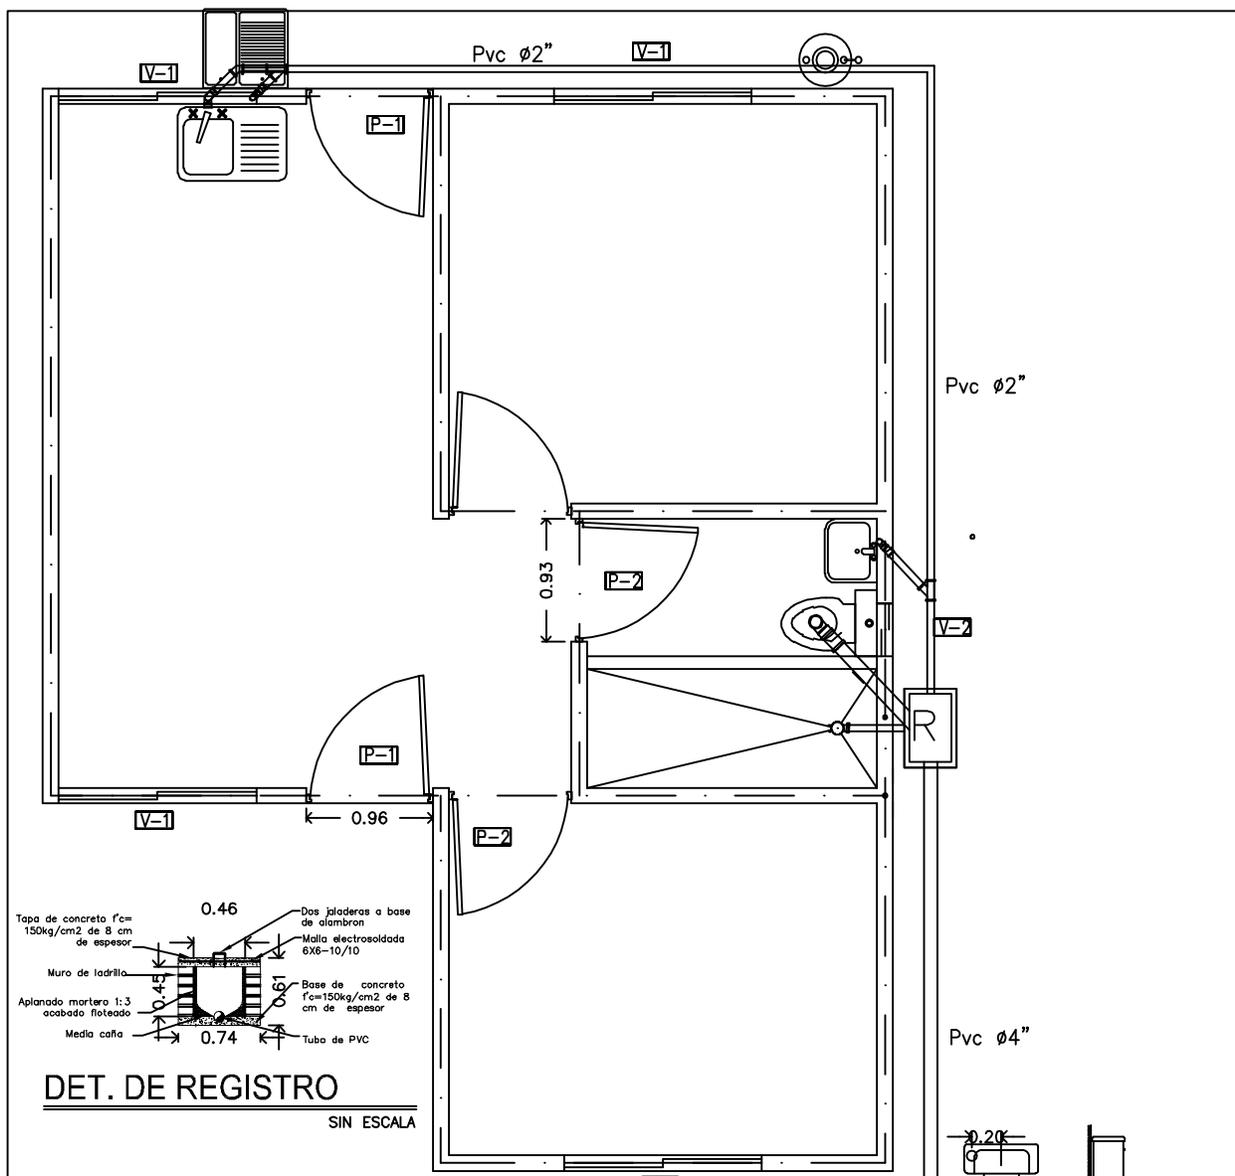


INST. SANITARIA

Escala 1:50

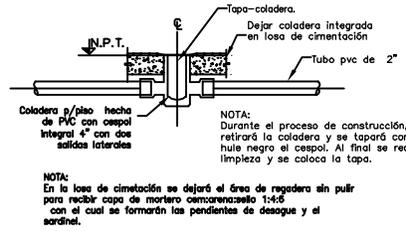


DET. DE COLADERA

SIN ESCALA

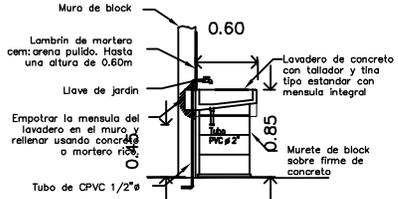

DET. DE LAVADERO

ESCALA 1:25

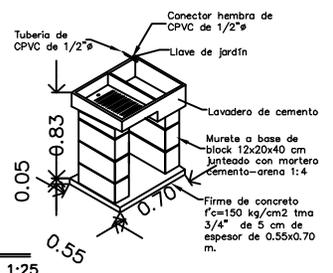

COMISION DE VIVIENDA DEL ESTADO DE SONORA

UNIDAD BASICA DE VIVIENDA DE 44.70 M2

PLANO SANITARIO	
Num. Proyecto 01	P-09
Fecha Febrero 21	
Dibujado por NMR	
Revisado por JBM	
ESCALA 1:50	